


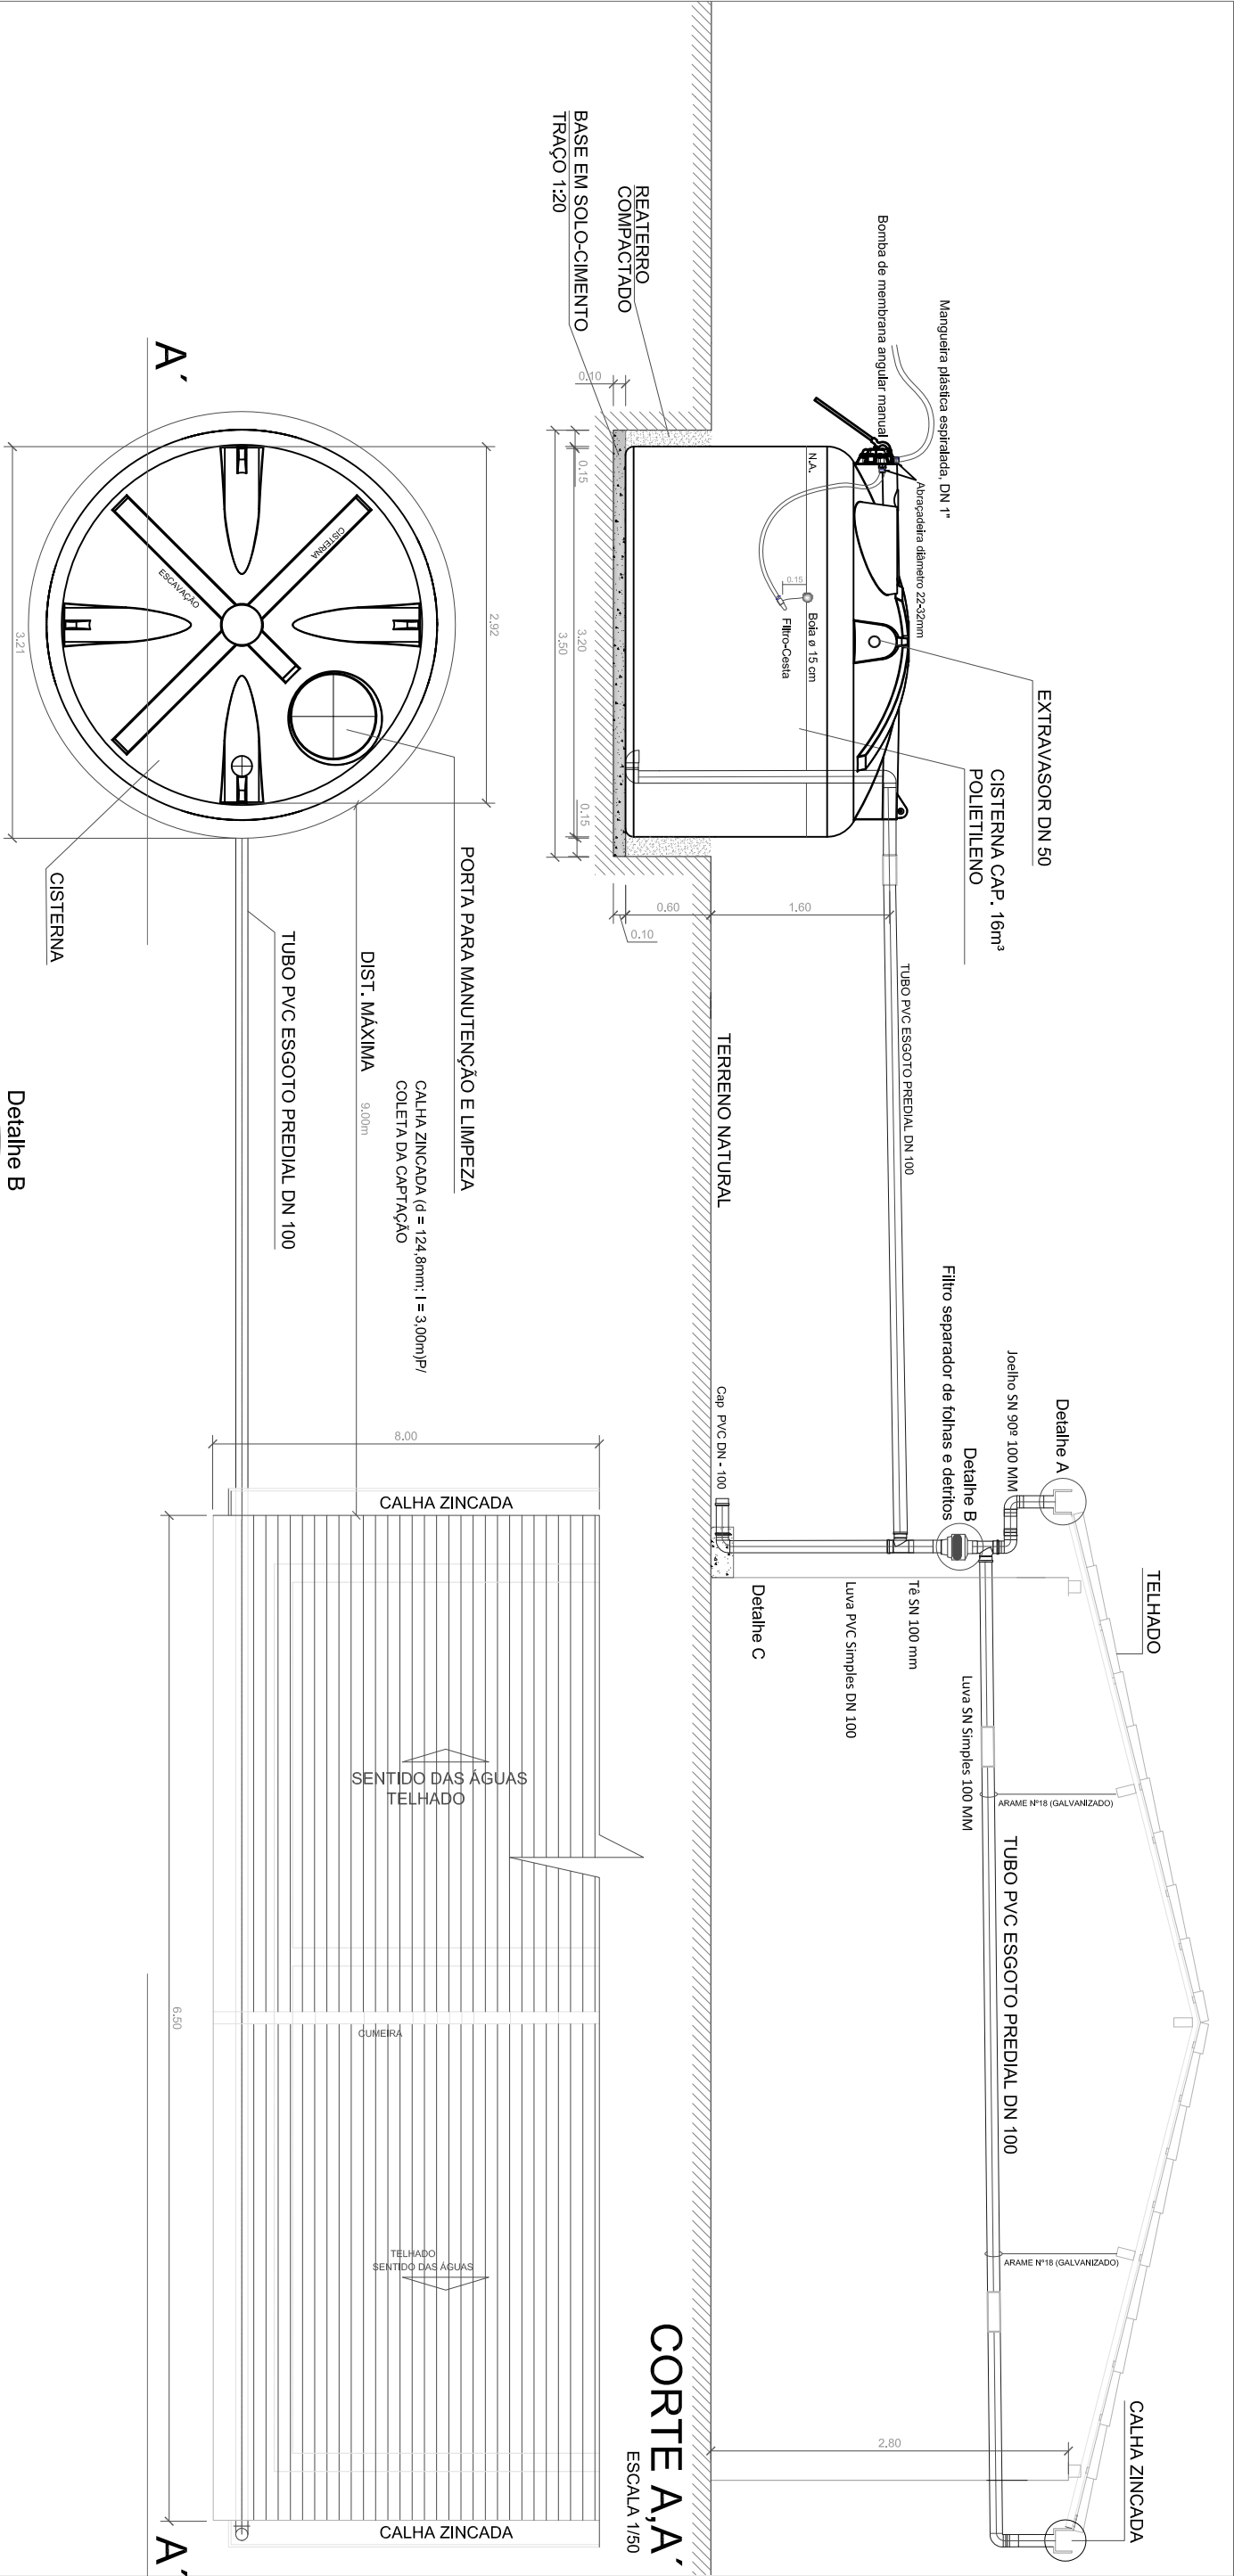

CODEVASF COMPANHIA DE DESENVOLVIMENTO DOS VALES DO SÃO FRANCISCO E DO PARNALBA – 6º S.R. – JUAZEIRO, BA.			
CROQUIS DE INSTALAÇÃO DE CISTERNA DE POLIETILENO (CAP. 16m³)			
PLANTA BAIXA, CORTE E DETALHES			
LEV.: 000	REV.:	ESCALA: 1/50	DES.Nº.:
PROJ.:	APROV.:	VISTO:	
DES.:	DATA: NOVENBRO/2013	ARQUIVO: c/DEGP	PRANCHA 01/01